 



 
 



 

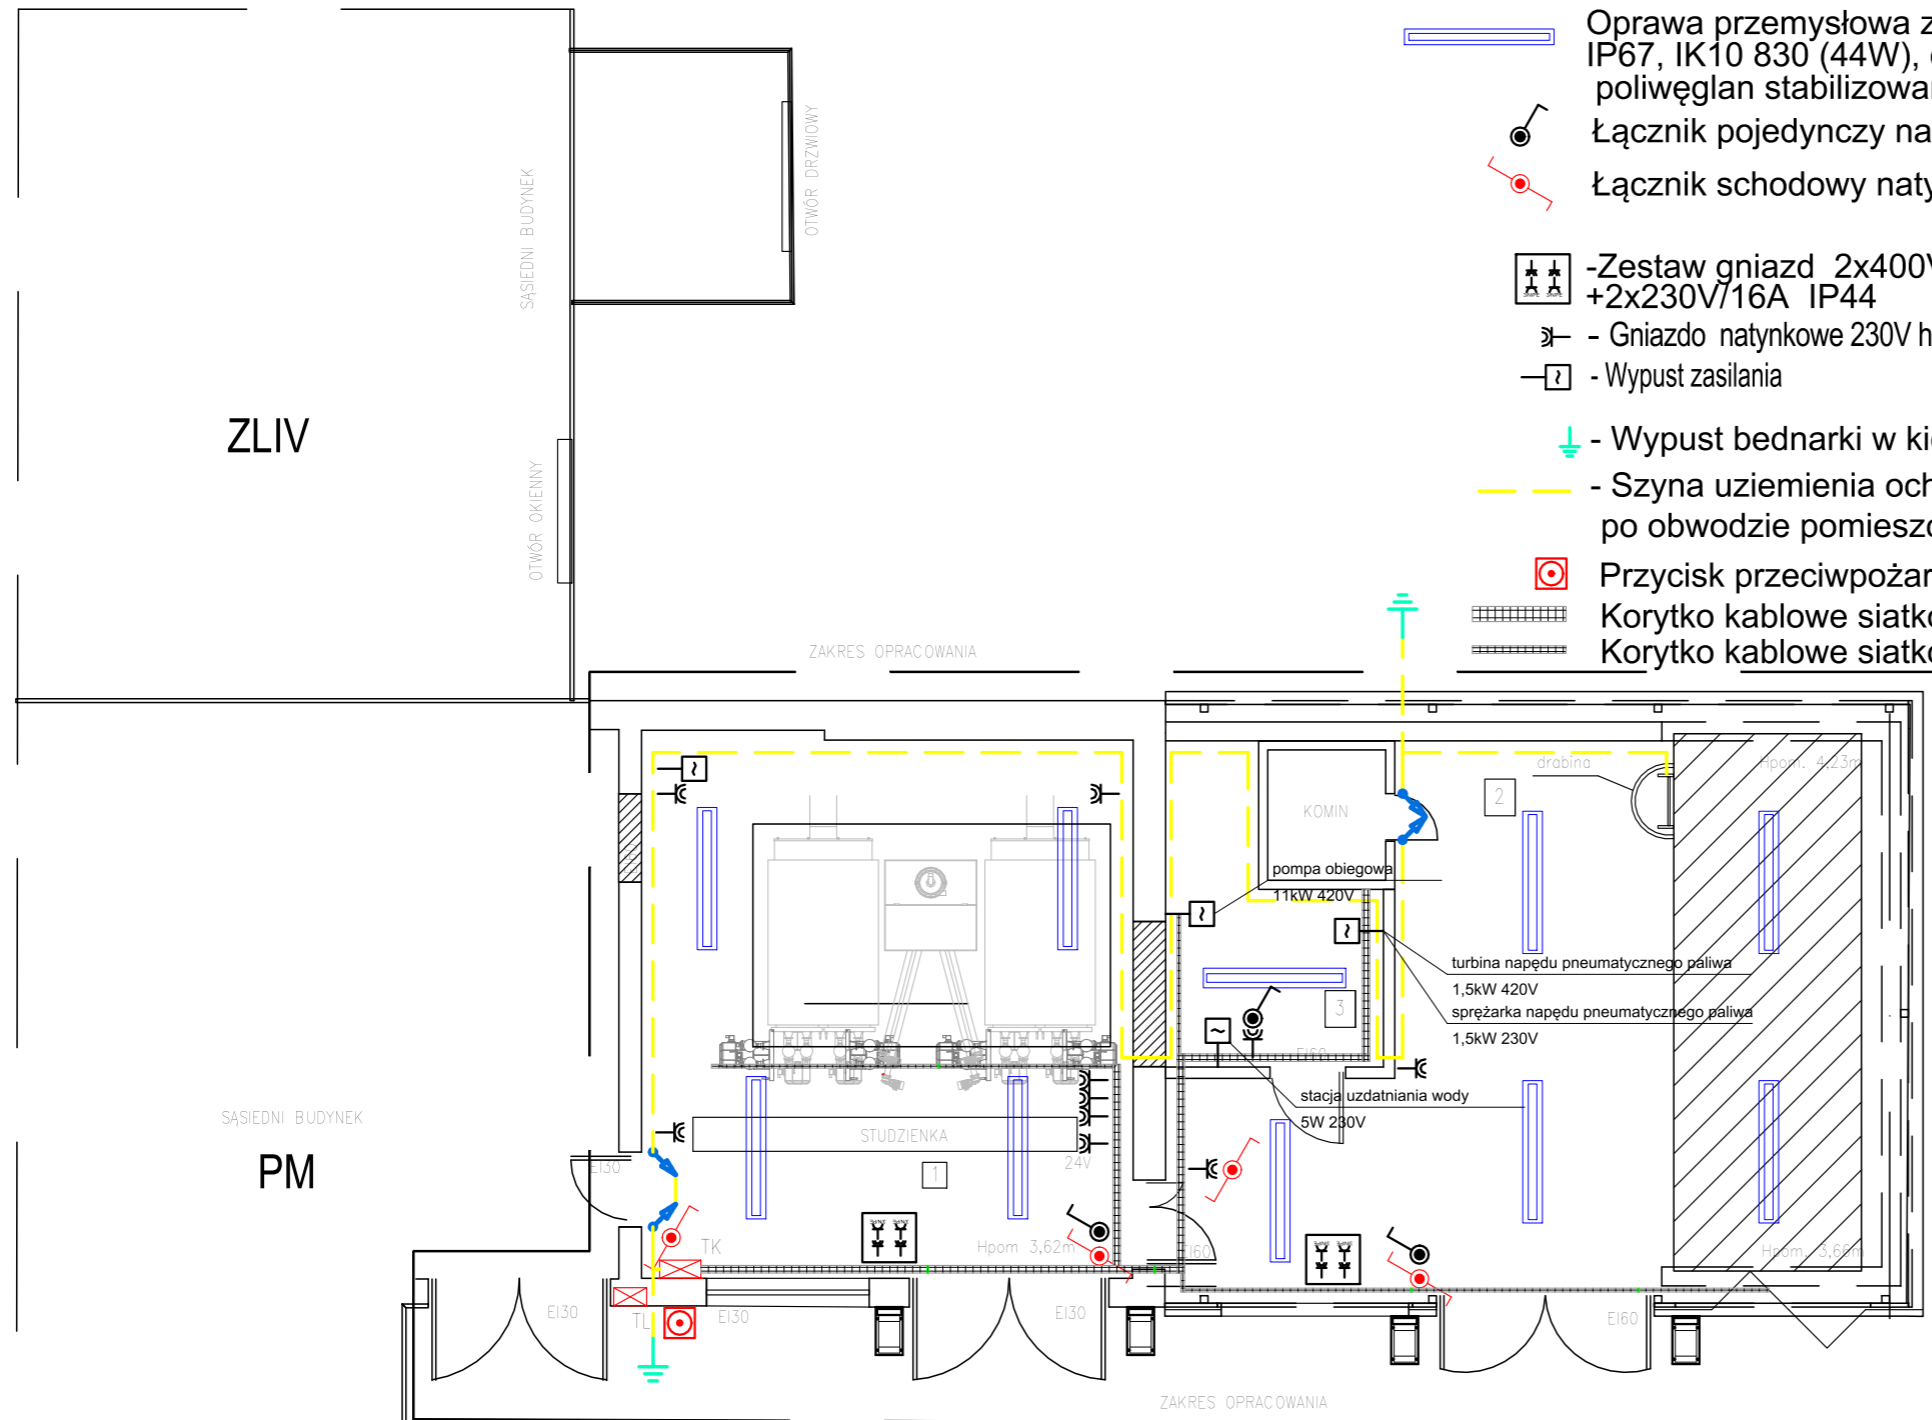


RZUT KOTŁOWNI

1 : 100

Legenda:

-  NAŚWIETLACZ LED 30W 5000K 2800LM IP65 (30W)
-  Oprawa przemysłowa ze źródłem typu LED 1340 mm 6061 lm IP67, IK10 830 (44W), obudowa ze stali nierdzewnej, klosz wzmocniony przezroczysty poliwęglan stabilizowany UV
-  Łącznik pojedynczy natynkowy IP44
-  Łącznik schodowy natynkowy IP44
-  -Zestaw gniazd 2x400V/32A +2x230V/16A IP44
-  - Gniazdo natynkowe 230V hermetyczne IP44
-  - Wypust zasilania
- - Wypust bednarki w kierunku prętowego
-  - Szyna uziemienia ochronnego, montowana na wysokości 0,3m po obwodzie pomieszczenia z bednarki FeZn 25x4mm
-  Przycisk przeciwpożarowego wyłącznika prądu
-  Korytko kablowe siatkowe 100x54mm
-  Korytko kablowe siatkowe 50x54mm



ZESTAWIENIE POMIESZCZEŃ			
1	KOTŁOWNIA	46,59m ²	glazura
2	SKŁAD OPALU	54,05m ²	pos. betonowa
3	POM. TECHNICZNE	9,18m ²	pos. betonowa



82-200 MALBORK Al. Wojska Polskiego 90A/b tel. (55) 272-70-81 e-mail: biuro@hydroterm.strefa.pl NIP579-113-23-72

zadanie: MODERNIZACJA SIECI CIEPŁOWNICZEJ NA TERENIE MIEJSCOWOŚCI STARY TARG WRAZ Z WYMIANĄ ŹRÓDŁA CIEPŁA - KOTŁY NA PELLETT	branża: ELEKTRYCZNA	data: styczeń 2019r.	skala 1:100
lokalizacja: ul. Nowotarska 2a, ob. Stary Targ dz. nr 265/4, 536/1,536/3 82-410 STARY TARG	Projektant: mgr inż. Adam Kibort POM/0009/PW0E/12 Uprawnienia budowlane w specjalności instalacyjnej w zakresie sieci instalacji i urządzeń elektrycznych, elektroenergetycznych	POM/IE/0238/12	rys. E-1
tytuł rys.: Instalacje elektryczne			nr zlecenia 9002